


PLANTA 8º PISO

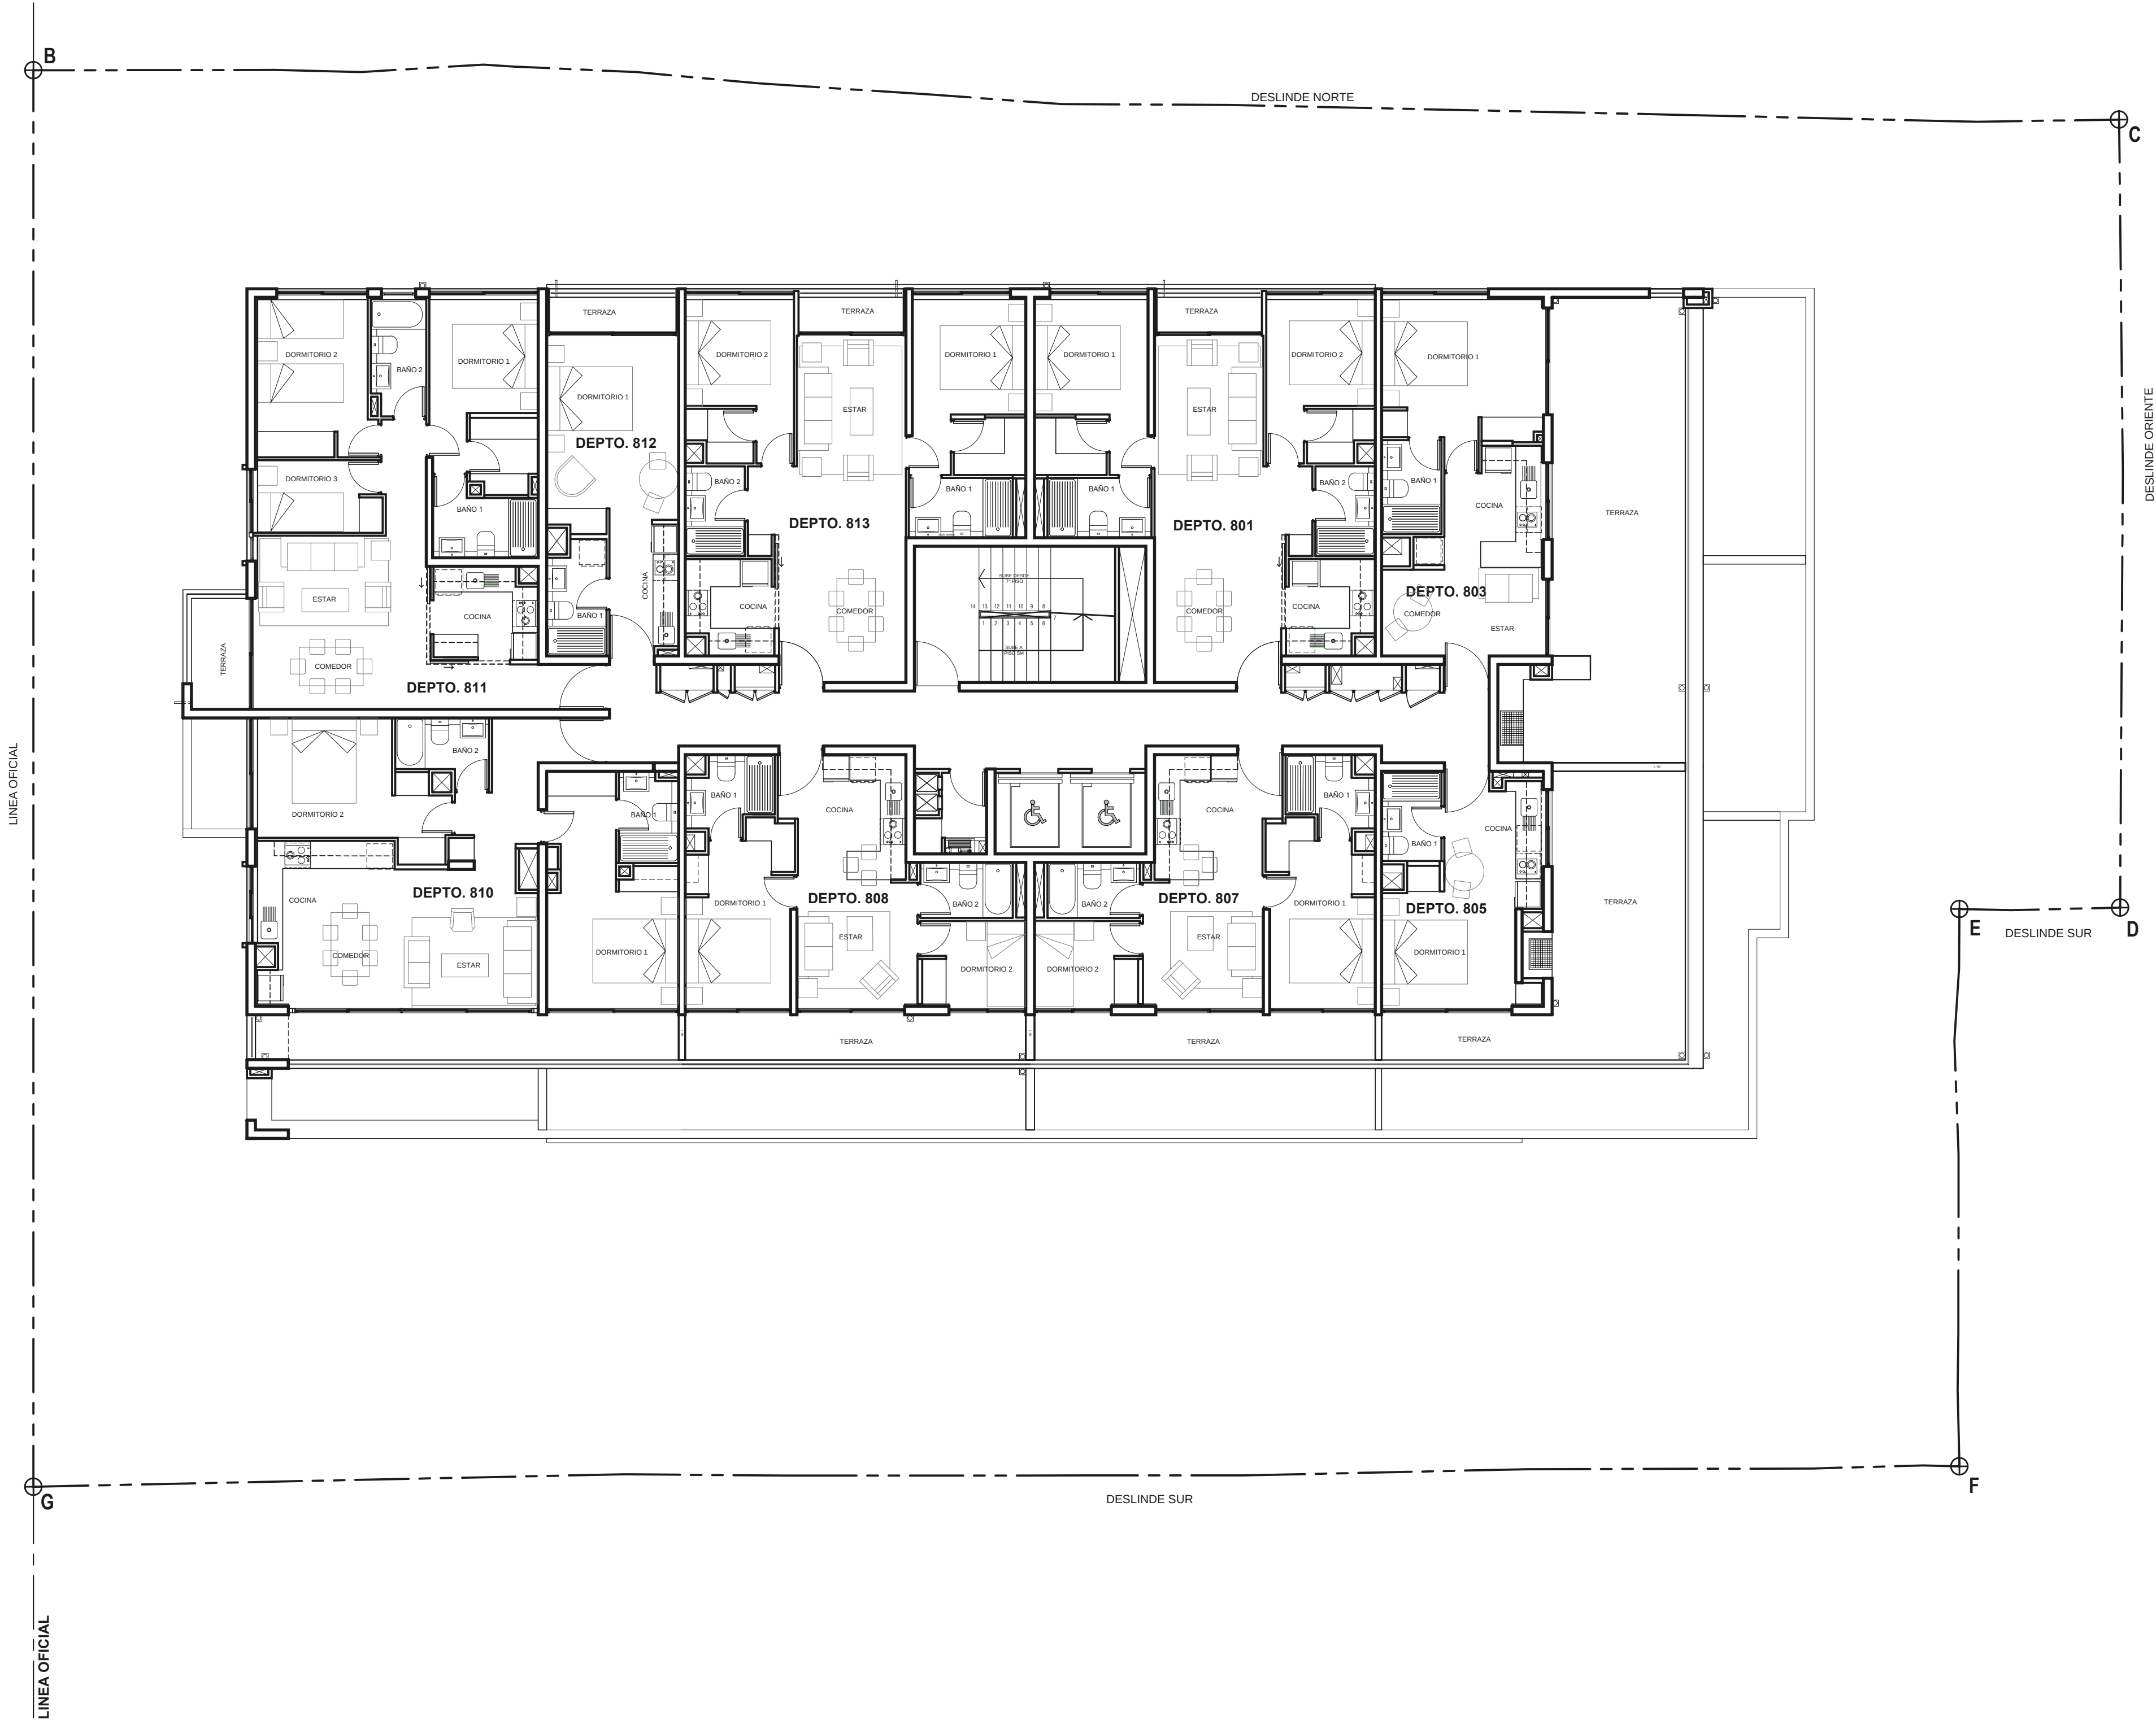

PROYECTO: EDIFICIO Campo de Deportes	
PROPIETARIO: INVERSIONES INGENIEROS DIECISEIS SPA	
UBICACION: Campo de Deportes n° 10-101/102-110	ROL: 2024-014 2024-011
CONTENIDO: PLANTA 8º PISO	
IDENTIFICACION DE LA LAMINA: N° 10	
LAMINA: ARCHIVO CAD: 1021-002-PLANTAS-8.dwg	
PROYECTO: R. PINOCHET I. GONZALEZ	
DISEÑO: T. GONZALEZ	
REVISADO: T. GONZALEZ	
APROBADO: R. PINOCHET	
ESCALA: 1 : 100	FECHA: 24/06/2021
ENT. 1020 C3	
FIRMA PROPIETARIO: INVERSIONES INGENIEROS DIECISEIS SPA Propietario RUT: 76.912.126-9	
FIRMA PROYECTISTA: RAFAEL PINOCHET B. Arquitecto RUT: 9.261.871-7	
REPRESENTANTE LEGAL: ANDREA TORO B. Arquitecta RUT: 7.158.442-7	
CARLOS ELTON Y ASOCIADOS Arquitectos RUT: 76.966.955-6	
C Elton & Asociados Carissa Elton Fernando Caruso Andrés de la Haza Rafael Pinochet Av. Páez Narváez 7005, Of. 804 Viña del Mar, 2320 6174 Aca Ingeniería A.C.A.	

EDIFICIO Campo de Deportes		Rég. 00000000000000000000	
PROYECTO: Edificio, Campo de Deportes de 100-100-100 DCS		Rég. 00000000000000000000	
DIRECCIÓN: Calle de la Independencia 17		Rég. 00000000000000000000	
DISEÑO: LANTA 7ª PLANTA		Rég. 00000000000000000000	
AUTORIZACIÓN: IDENTIFICACIÓN DE LA OBRA		Rég. 00000000000000000000	
Nº 9		Rég. 00000000000000000000	
AUTOR: CALLE: 1227 CDEDA/Parque de la Independencia		Rég. 00000000000000000000	
PROYECTO: R. PINOCHET / J. GONZALEZ		Rég. 00000000000000000000	
DISEÑO: J. GONZALEZ		Rég. 00000000000000000000	
MOD: R. PINOCHET		Rég. 00000000000000000000	
FECHA: 11/05/2021		Rég. 00000000000000000000	
FECHA PROYECTADA:		Rég. 00000000000000000000	
INVERSIÓN: INGENIEROS INGENIEROS SPA Proyecto RUT: 7.037.105-9		Rafael Pinochet & Asociados RUT: 9.201.873-7	
RESPONSABLE LEGAL: AGUSTIN TORO L. RUT: 7.108.662-2		CARLOS TORO L. ASOCIADOS ARQUITECTOS RUT: 7.038.562-3	
Arquitectos			
C. Elton & Asociados Carolina Elton Fernando Carmona Rafael Pinochet			
Aca Studio			
P.O. Box 149960 - 760 1496, San José, Costa Rica Teléfono: +506 8381 8111			

PLANTA TIPO 3° A 6° PISO




PROYECTO: EDIFICIO Campo de Deportes	
PROPIETARIO: INVERSIONES INGENIEROS DIECISEIS SPA	
UBICACION: Campo de Deportes n° 10-101/108-116	ROL: 2024-014 2024-014
CONTENIDO: PLANTA TIPO 3° A 6° PISO	
IDENTIFICACION DE LA LAMINA: N° 8	
LUBRICA: ARCHIVO CAD 1021-002-PLANTAS.dwg	
PROYECTO: R. PINOCHET I. GONZALEZ	
DISEÑO: T. GONZALEZ	
APROBADO: R. PINOCHET	
ESCALA: 1 : 100	FECHA: 27/11/2020
ENT. 1000: C1	
FIRMA PROYECTISTA: RAFAEL PINOCHET B. Arquitecto RUT: 9.201.871.7	
FIRMA PROPIETARIO: INVERSIONES INGENIEROS DIECISEIS SPA Propietario RUT: 76.912.126-9	
REPRESENTANTE LEGAL: ADRIAN TORO R. RUT: 7.158.442.7	
REPRESENTANTE LEGAL: CARLOS ELTON Y ASOCIADOS INGENIEROS RUT: 76.966.955-6	
Arquitectos C. Elton & Asociados Carlos Elton Fernando Caceres Alejandro Barea Rafael Pinochet	
Av. Pilsa Kennedy 7005, Of. 804 Viña del Mar, 2320 6174 ACA Chile	

PLANTA 2º PISO




PROYECTO: EDIFICIO Campo de Deportes	
PROPIETARIO: INVERSIONES INGENIEROS DIECISEIS SPA	
UBICACION: Campo de Deportes nº 16-181/182-116	ROL: 2024-014 2024-011
CONTENIDO: PLANTA 2º PISO	
IDENTIFICACION DE LA LAMINA: Nº 7	
LAMINA: ARCHIVO CAD: 027-027-PLANTA2.dwg	
PROYECTO: R. PINOCHET I. GONZALEZ	
DISEÑO: T. GONZALEZ	
REVISADO: T. GONZALEZ	
APROBADO: R. PINOCHET	
ESCALA: 1 : 100	FECHA: 21/12/2020
ENT. USU: C2	
FIRMA PROPIETARIO: INVERSIONES INGENIEROS DIECISEIS SPA Propietario RUT: 76.912.126-9	
FIRMA PROYECTISTA: RAFAEL PINOCHET B. Arquitecto RUT: 9.261.871-7	
REPRESENTANTE LEGAL: ADRIAN TORO R. RUT: 7.158.442-7	
CARLOS ELTON Y ASOCIADOS Arquitectos RUT: 76.966.956-6	
C. Elton & Asociados Carlos Elton Fernando Carrizo Rodrigo de la Cruz Rafael Pinochet	
Aca Arquitectos A.C.A.	


PLANTA 1º PISO

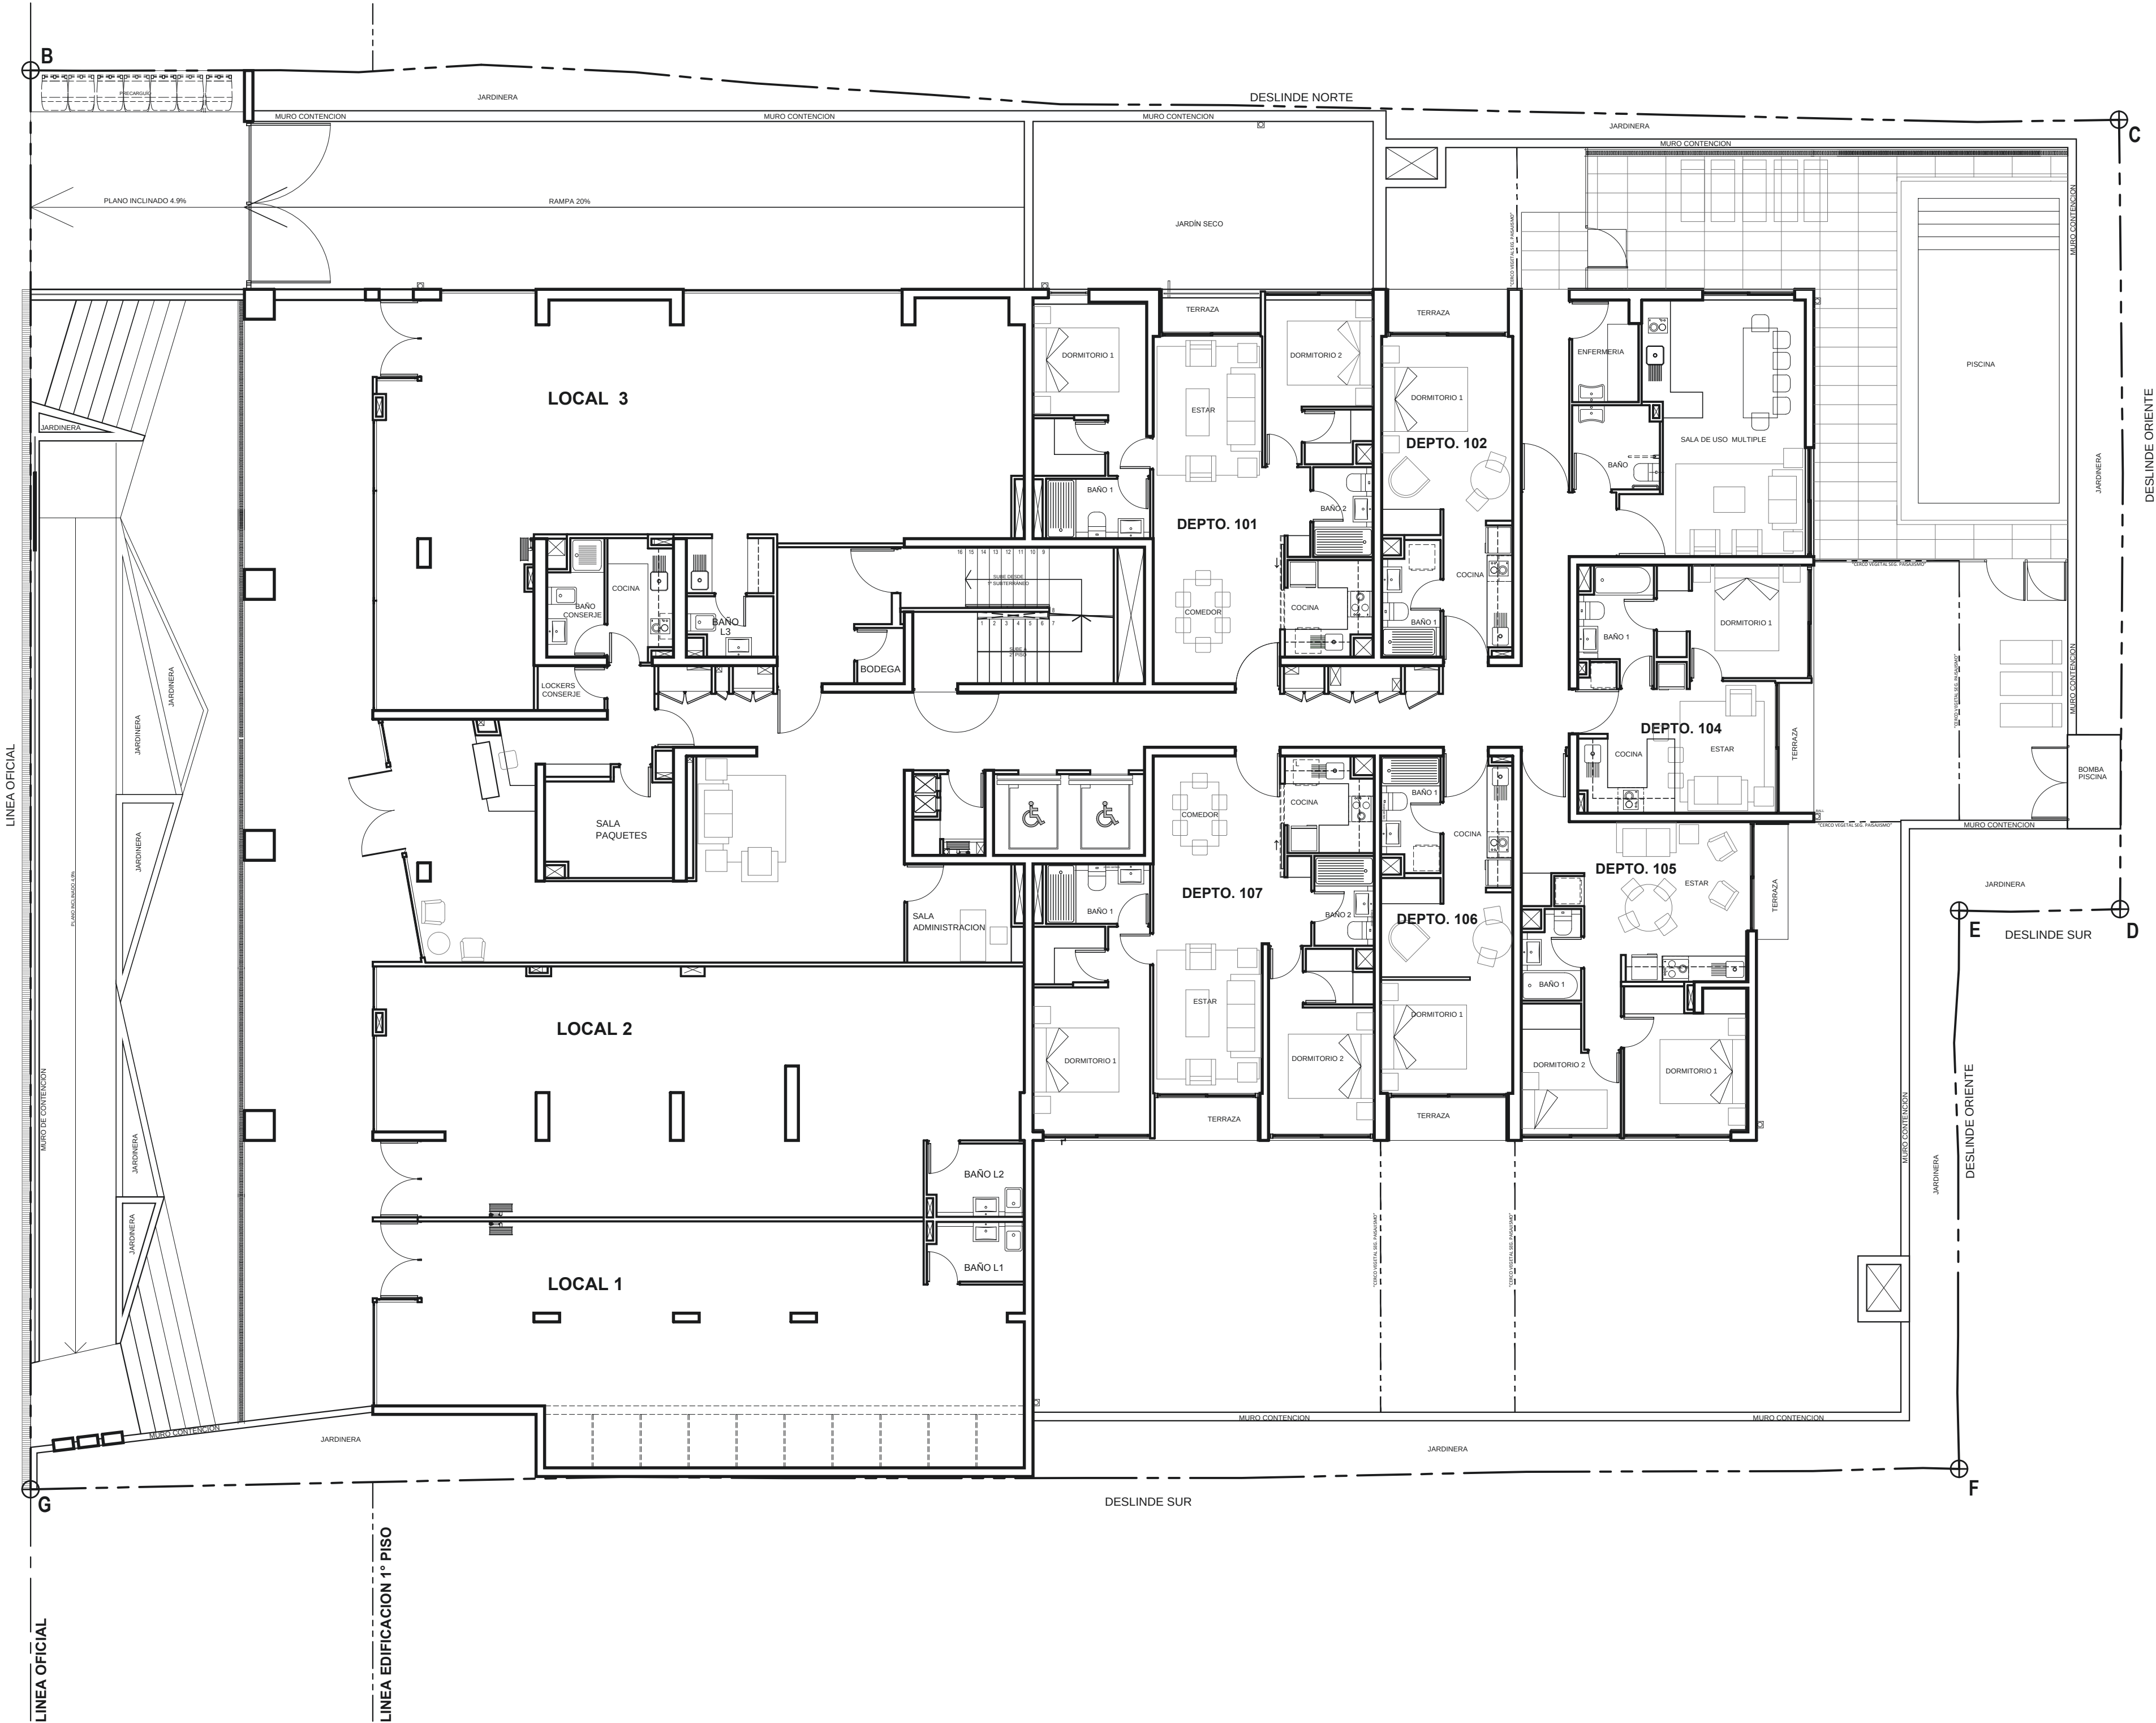



PROYECTO: EDIFICIO Campo de Deportes	
PROPIETARIO: INVERSIONES INGENIEROS DIECISEIS SPA	
UBICACION: Campo de Deportes n° 16-181/188-116	ROL: 2024-024/2024-024
CONTENIDO: PLANTA 1º PISO	
IDENTIFICACION DE LA LAMINA: N° 6	
LUBINA: ARCHIVO CAD 1237-024-PLANTA1.dwg	
PROYECTO: R. PINOCHET I. GONZALEZ	
DISEÑO: T. GONZALEZ	
APROBADO: R. PINOCHET	
ESCALA: 1 : 100	FECHA: 14/07/2021
ENT. USU: CS	
FIRMA PROYECTISTA: RAFAEL PINOCHET B. Arquitecto RUT: 9.261.871-7	
FIRMA PROPIETARIO: INVERSIONES INGENIEROS DIECISEIS SPA Propietario RUT: 76.912.126-9	
REPRESENTANTE LEGAL: ADRIAN TORO R. INGENIERO RUT: 7.158.464-7	
CARLOS ELTON Y ASOCIADOS INGENIEROS RUT: 79.866.955-6	
Arquitectos	
C. Elton & Asociados Carlos Elton Fernando Castro Alejandro Basso Rafael Pinochet	
Aca	
Av. Pils. Kennedy 7605, Of. 804 Viña del Mar, Chile 2320 6174	

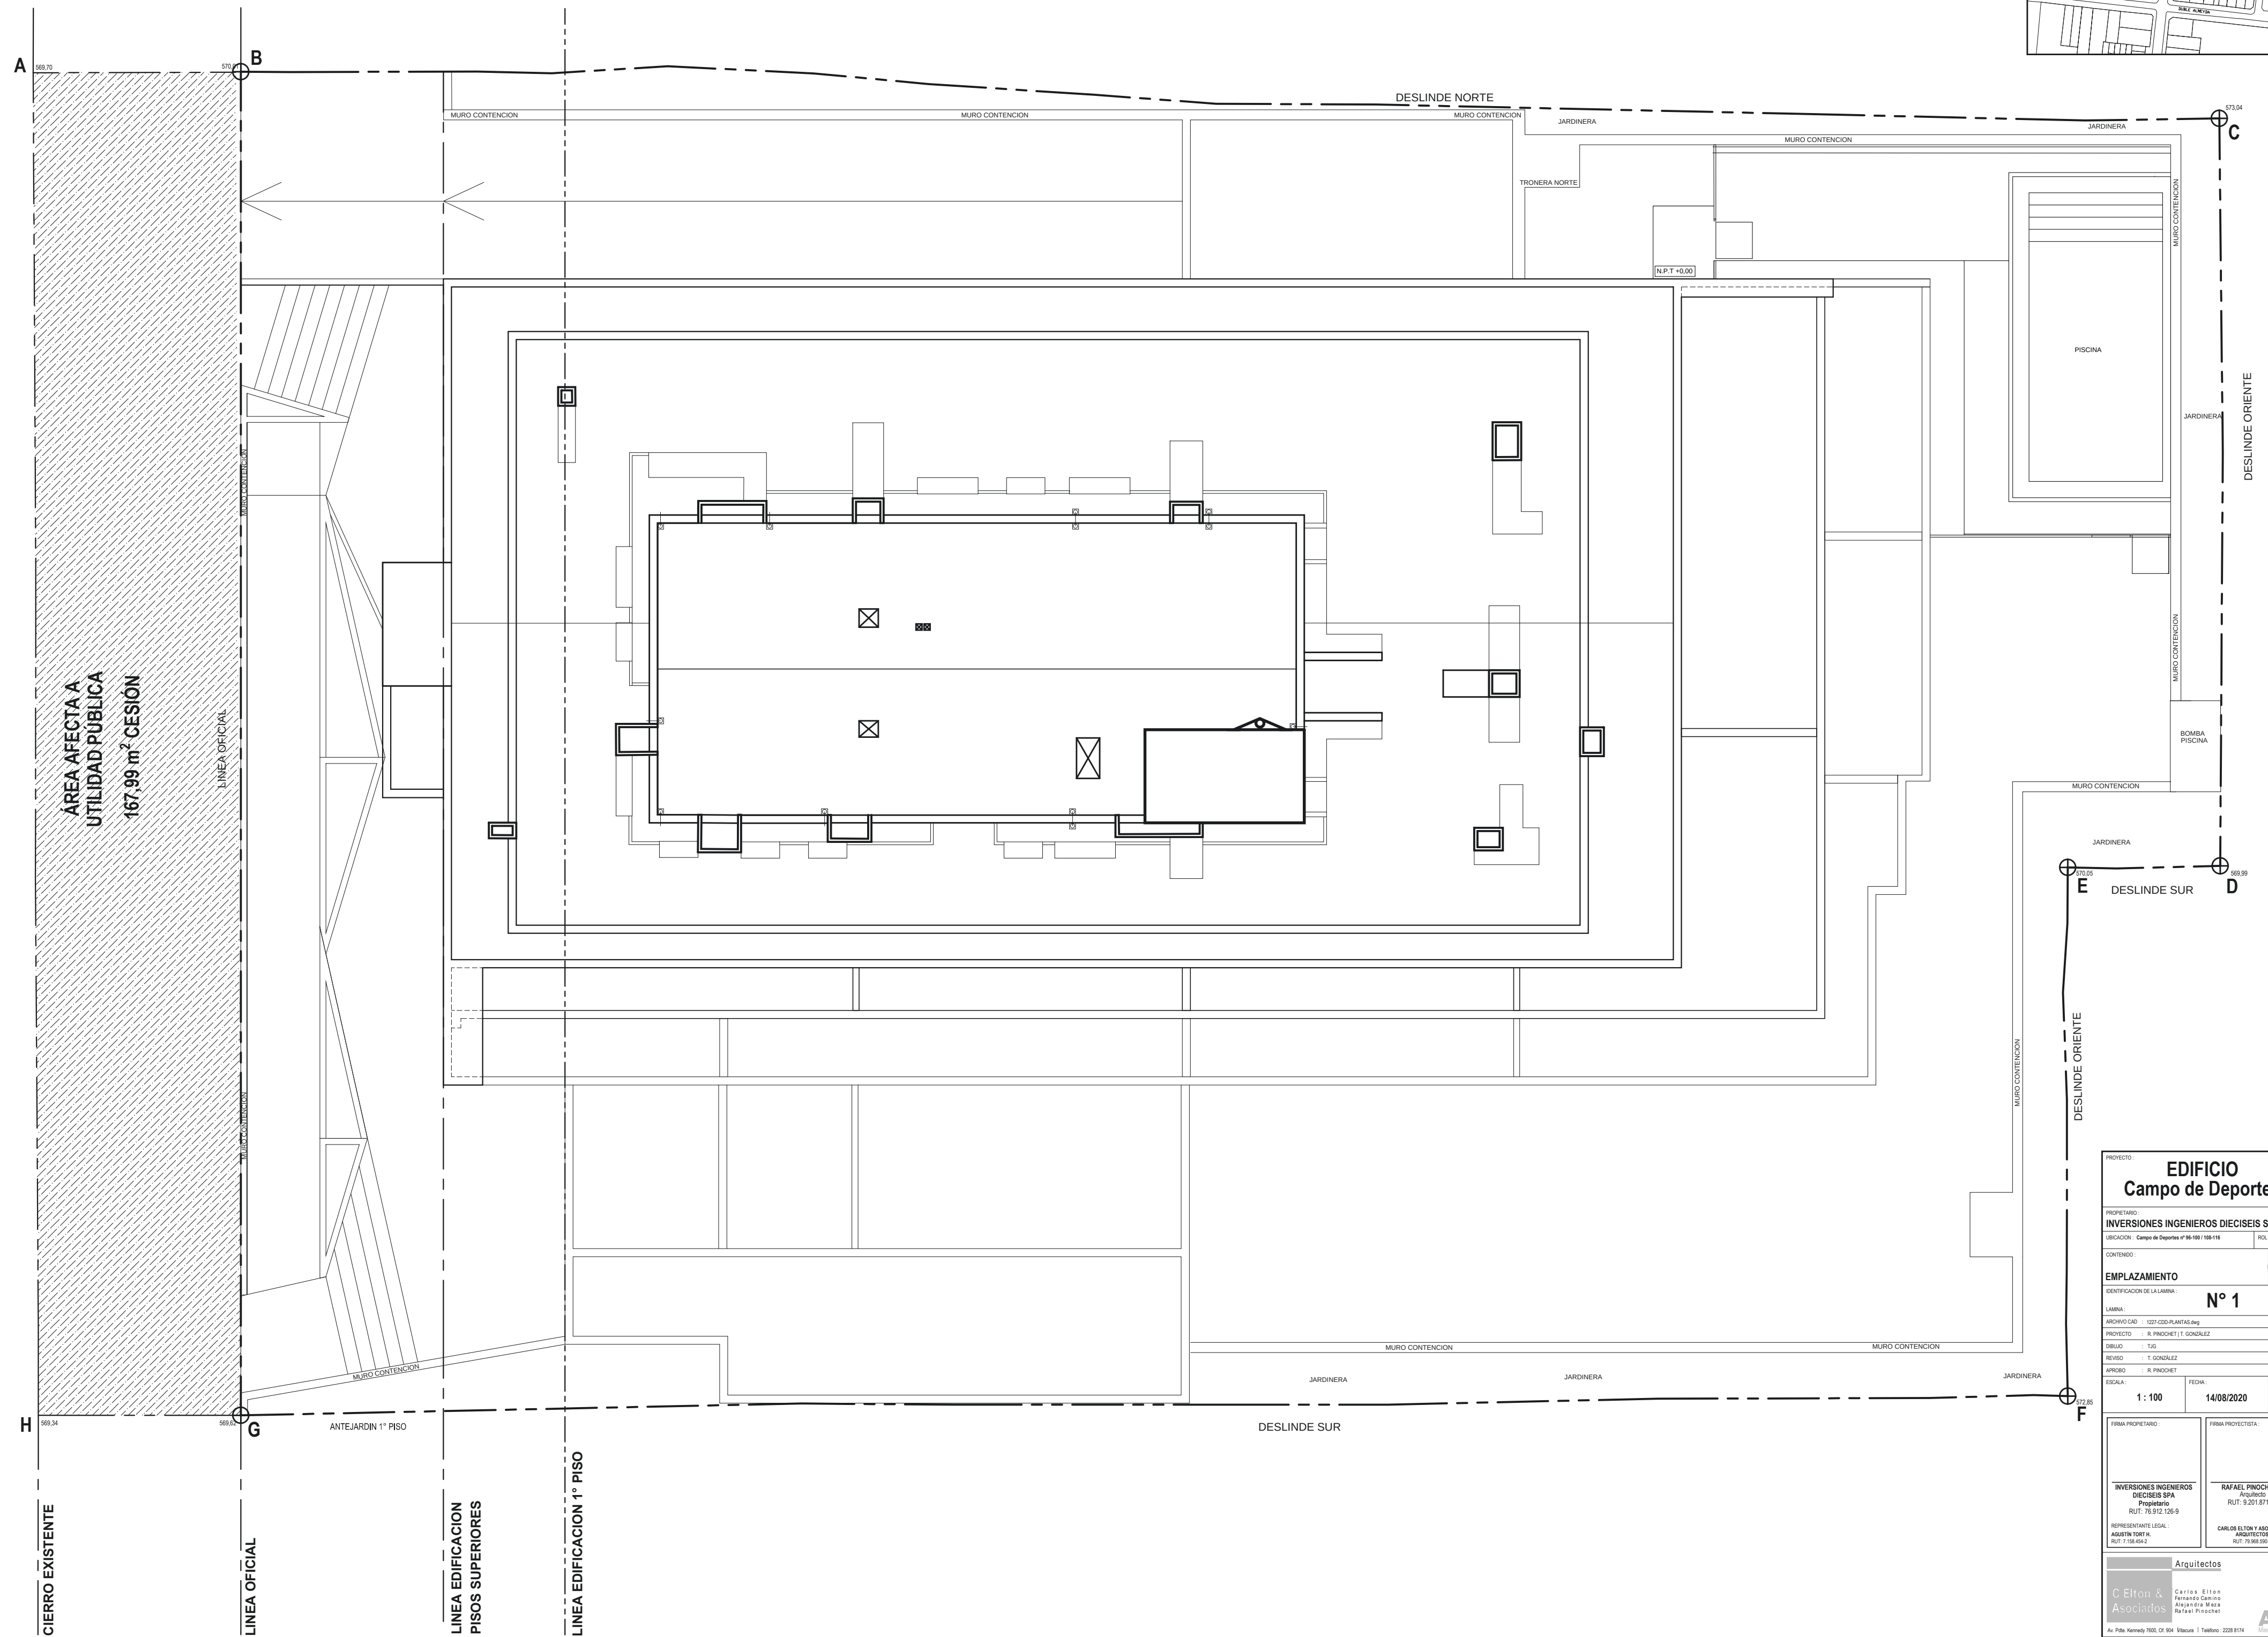
[illegible]

EDIFICIO Campo de Deportes		PROYECTO CONSTRUCCIÓN DE INGENIEROS DIEGUES SPA	
CALLE: Carretera de la Amistad CANTON: Carapí PARTE: Parcela 100-101-102		R.O.: 000001 	
DIRECCIÓN: IMPLANTACION			
IDENTIFICACIÓN DE LA LAMINA: Nº 1			
AUTOR: INGENIERO CAD - 1227 CED/PAULABEAB			
PROYECTO: R. PINOCHET I / GONZALEZ			
DISEÑO: WSP			
REVISOR: T. GONZALEZ			
MODIFICADO: R. PINOCHET			
FECHA: 14/08/2018		ENT. ENTREGA: 	
FIRMA PROYECTISTA: INVERSIONES INGENIEROS DIEGUES SPA Proyecto RUT: 7.007.105.9		FIRMA PROYECTISTA: RAFAEL PINOCHET B. Proyecto RUT: 9.201.837-7	
RESPONSABLE LEGAL: DAVID TORRES L. RUT: 7.108.662		CARLOS LÓPEZ L. ASOCIADO ARQUITECTO RUT: 7.008.562	
Arquitectos			
C Eñon & Asociados		Carlos Eñon Fernando Carpio Rafael Pinochet	
Av. Pío Jaramillo 706, C. 904 Urb. Pío Jaramillo I Teléfono: 2238 8174			

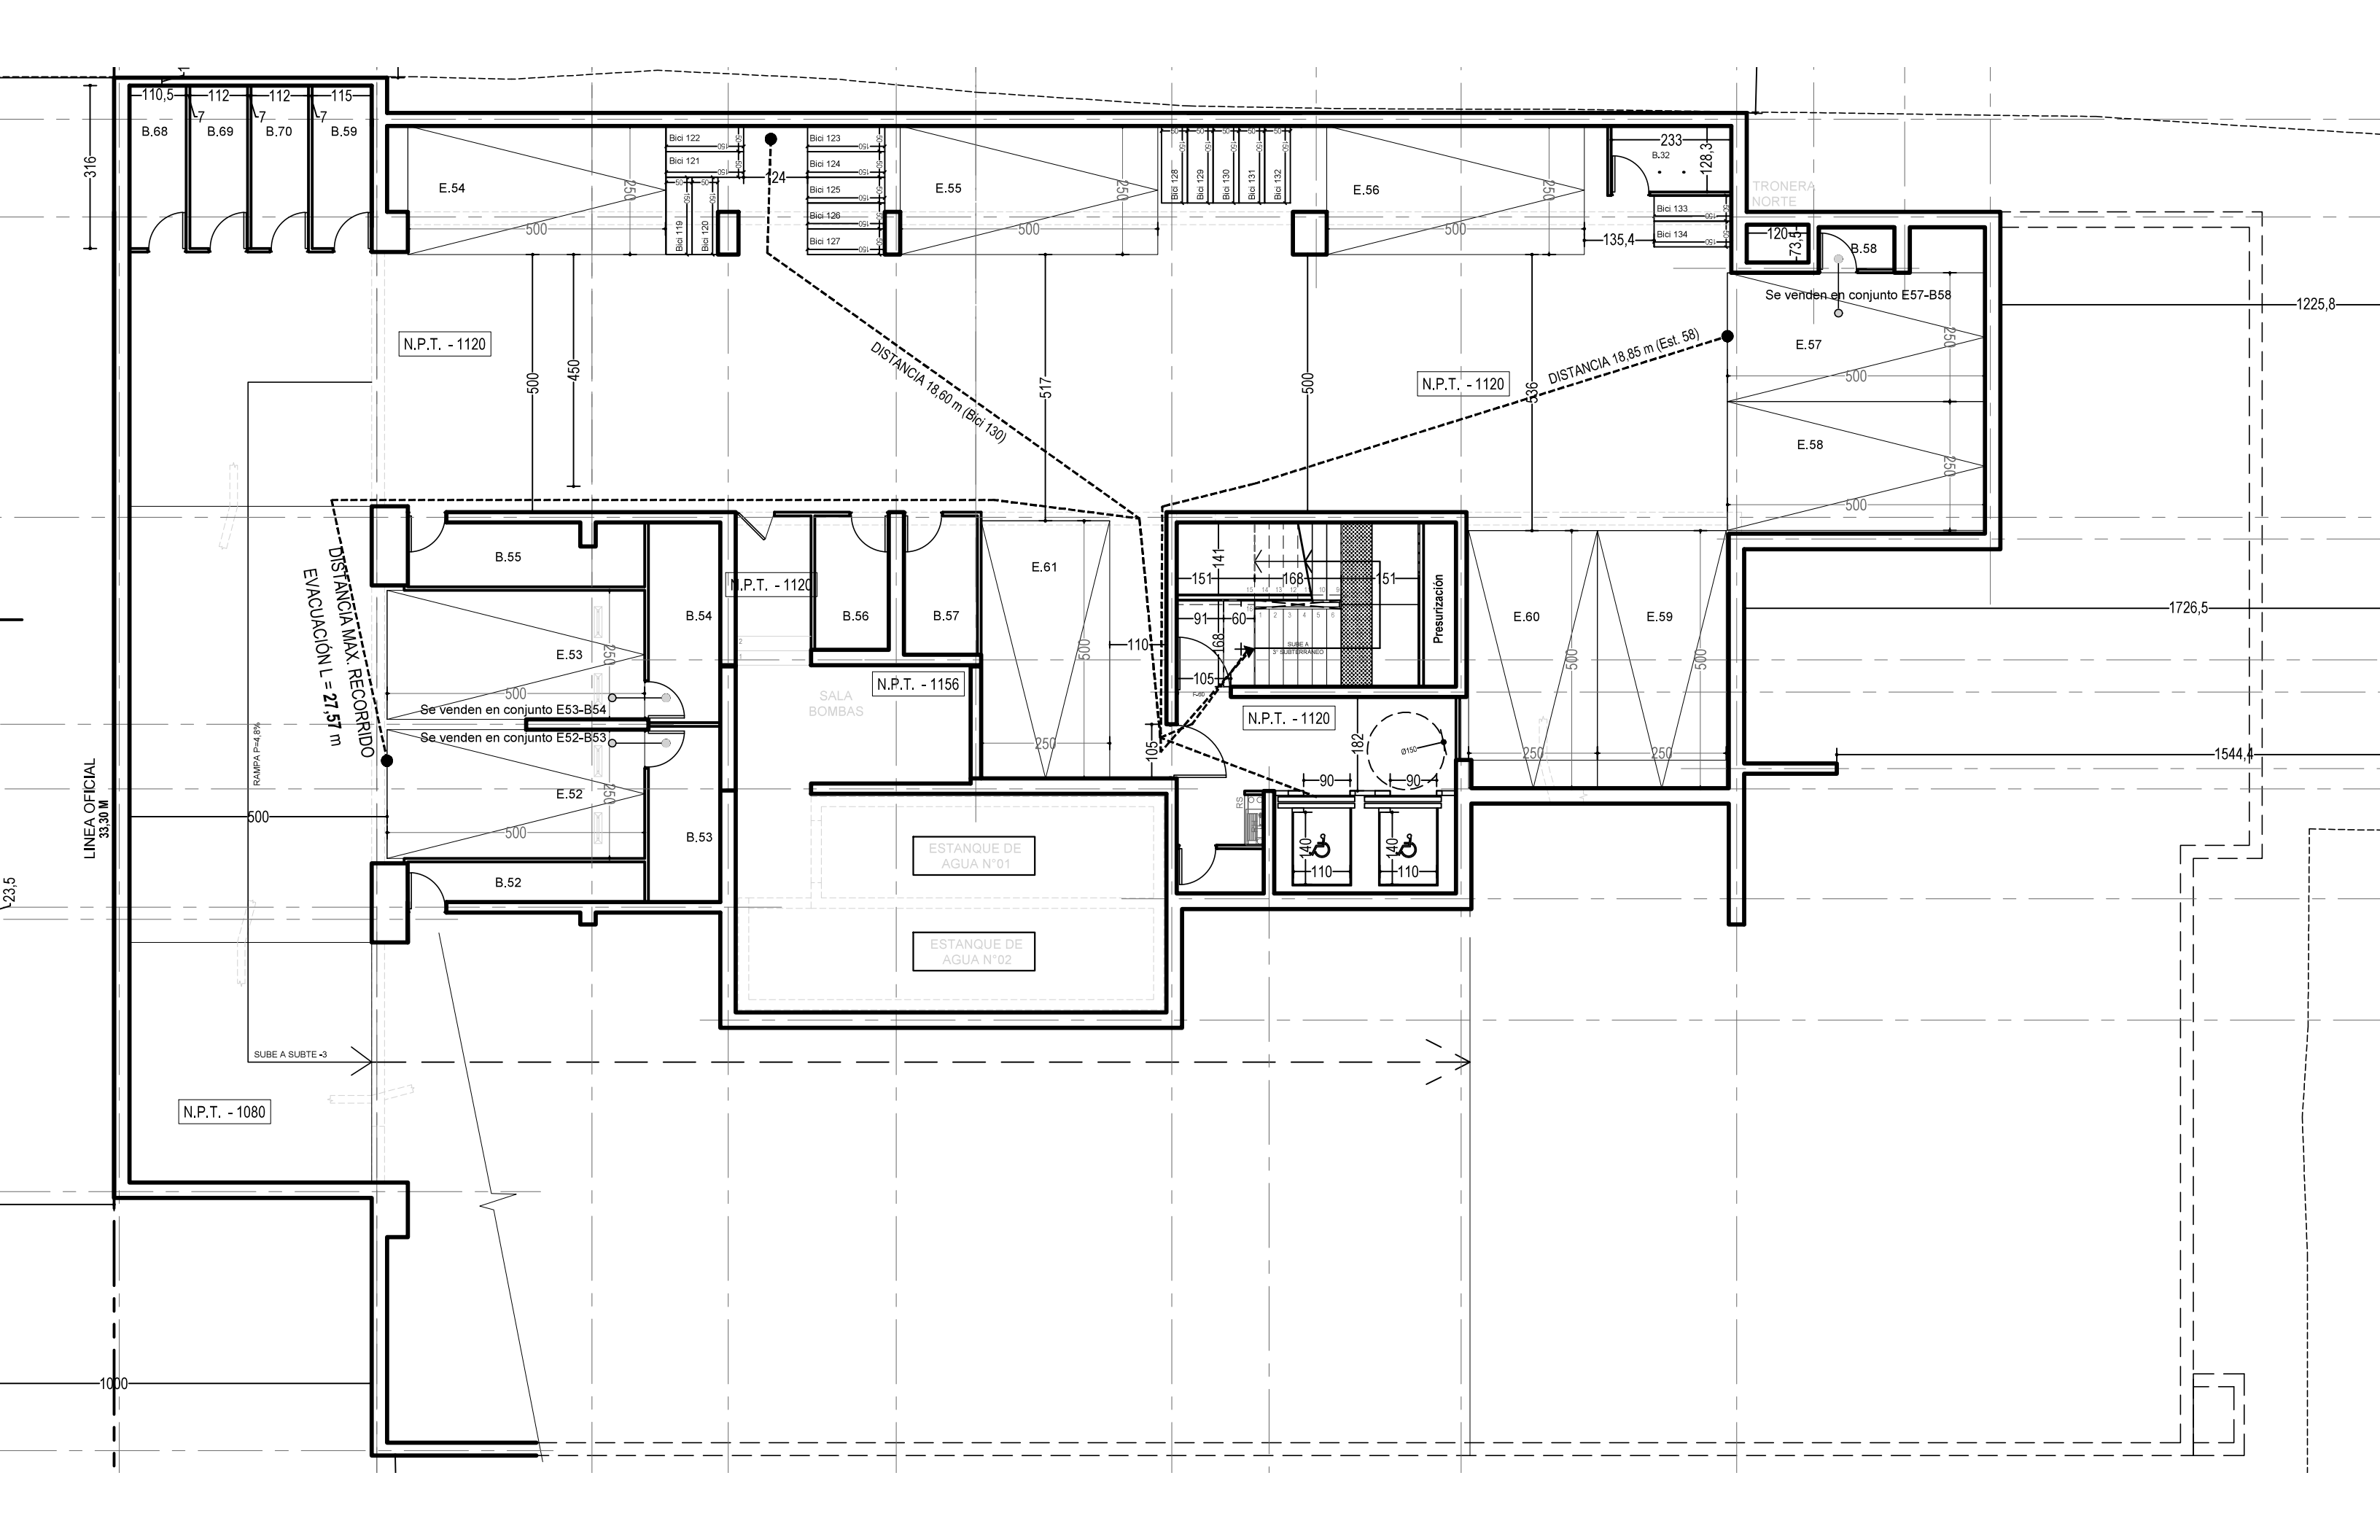

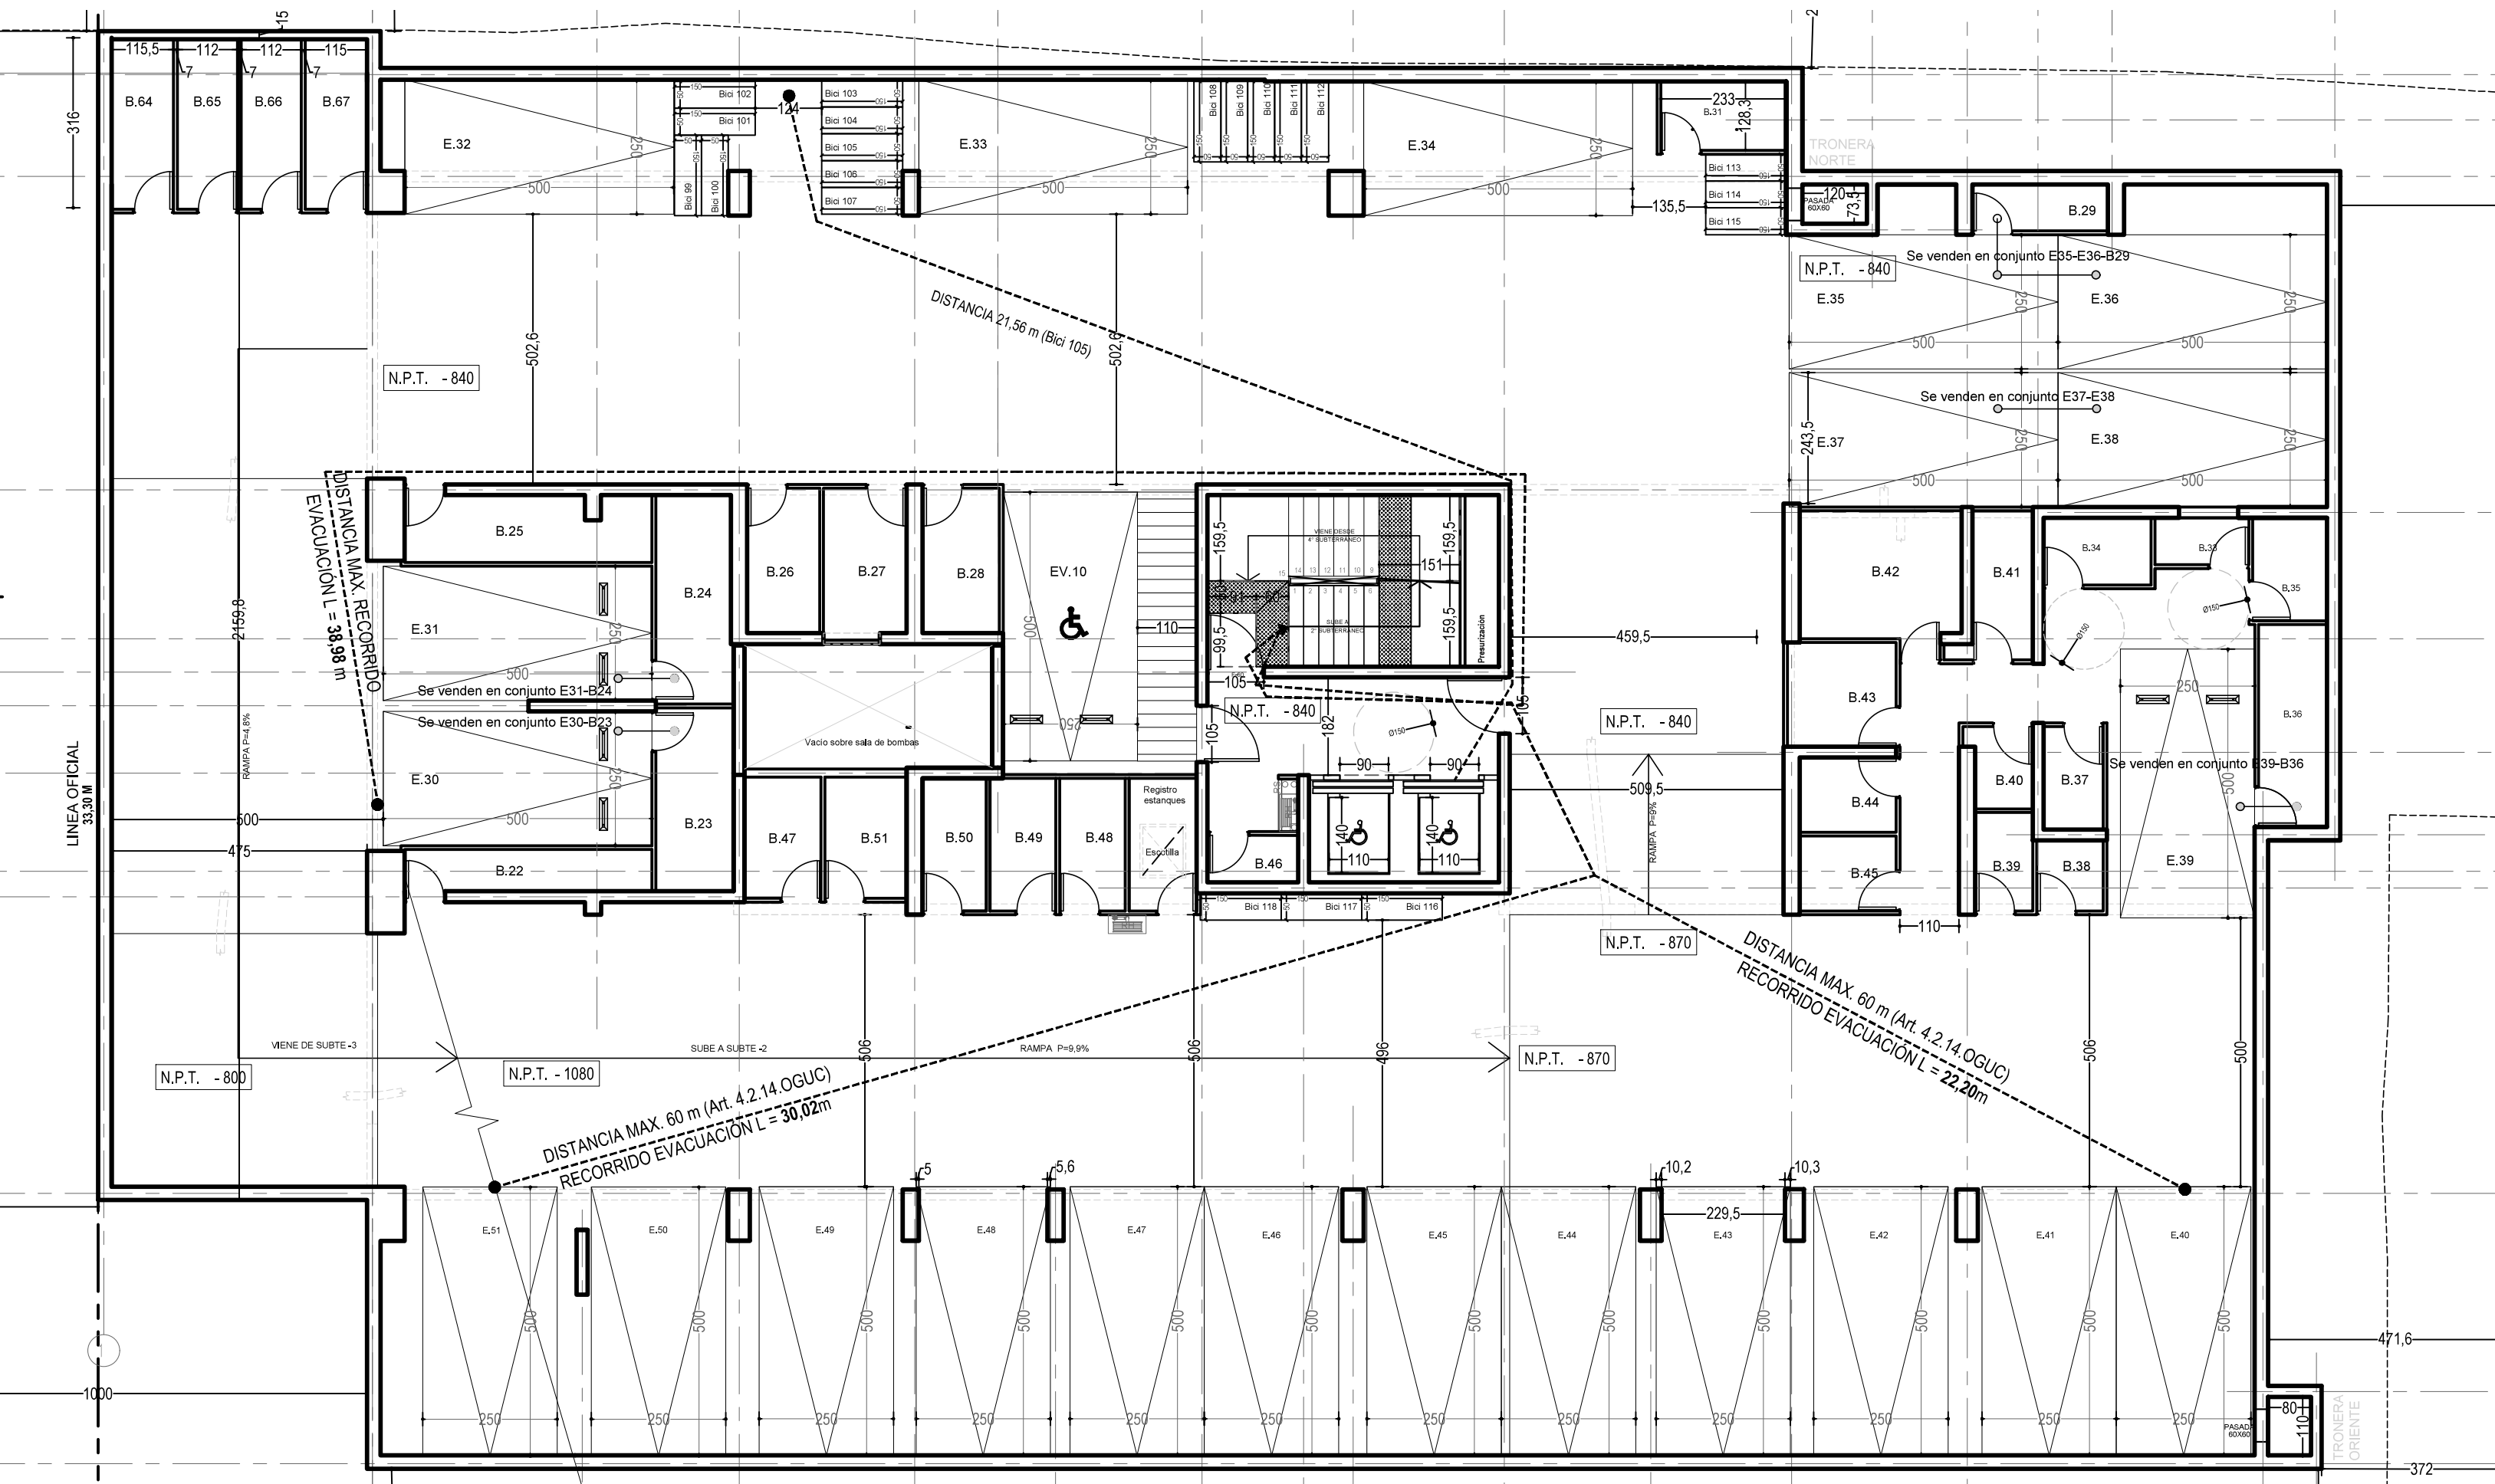

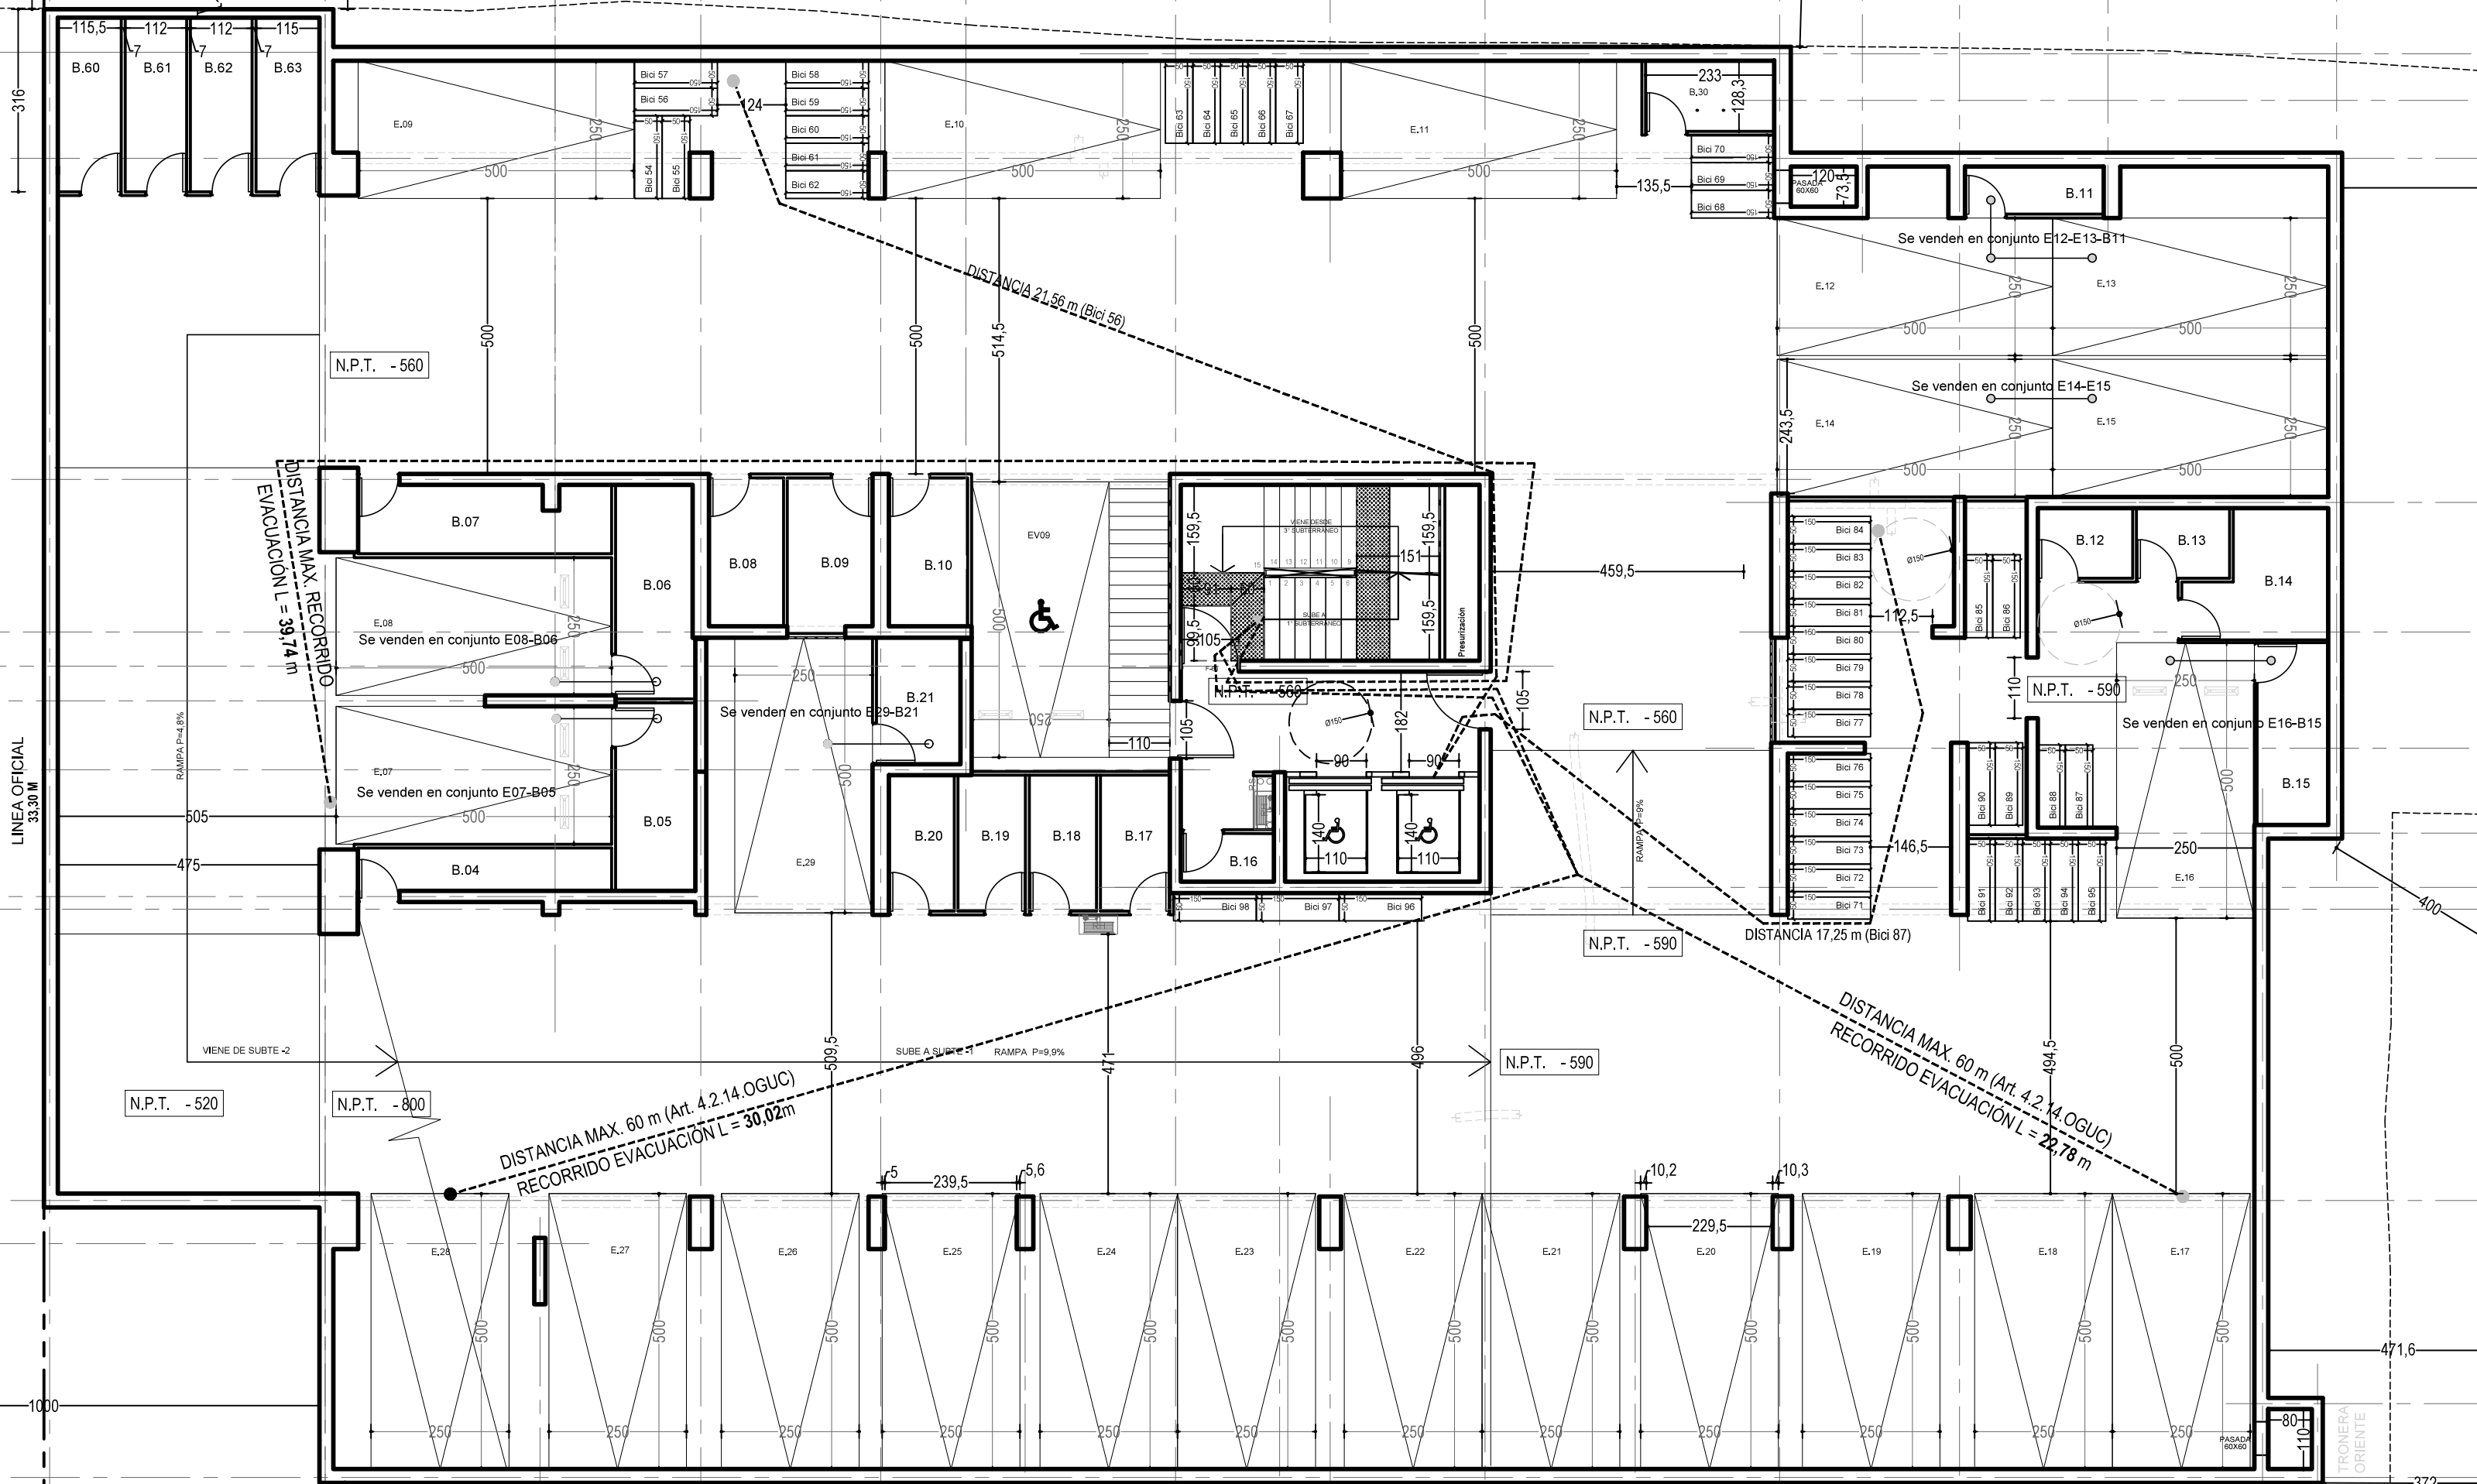

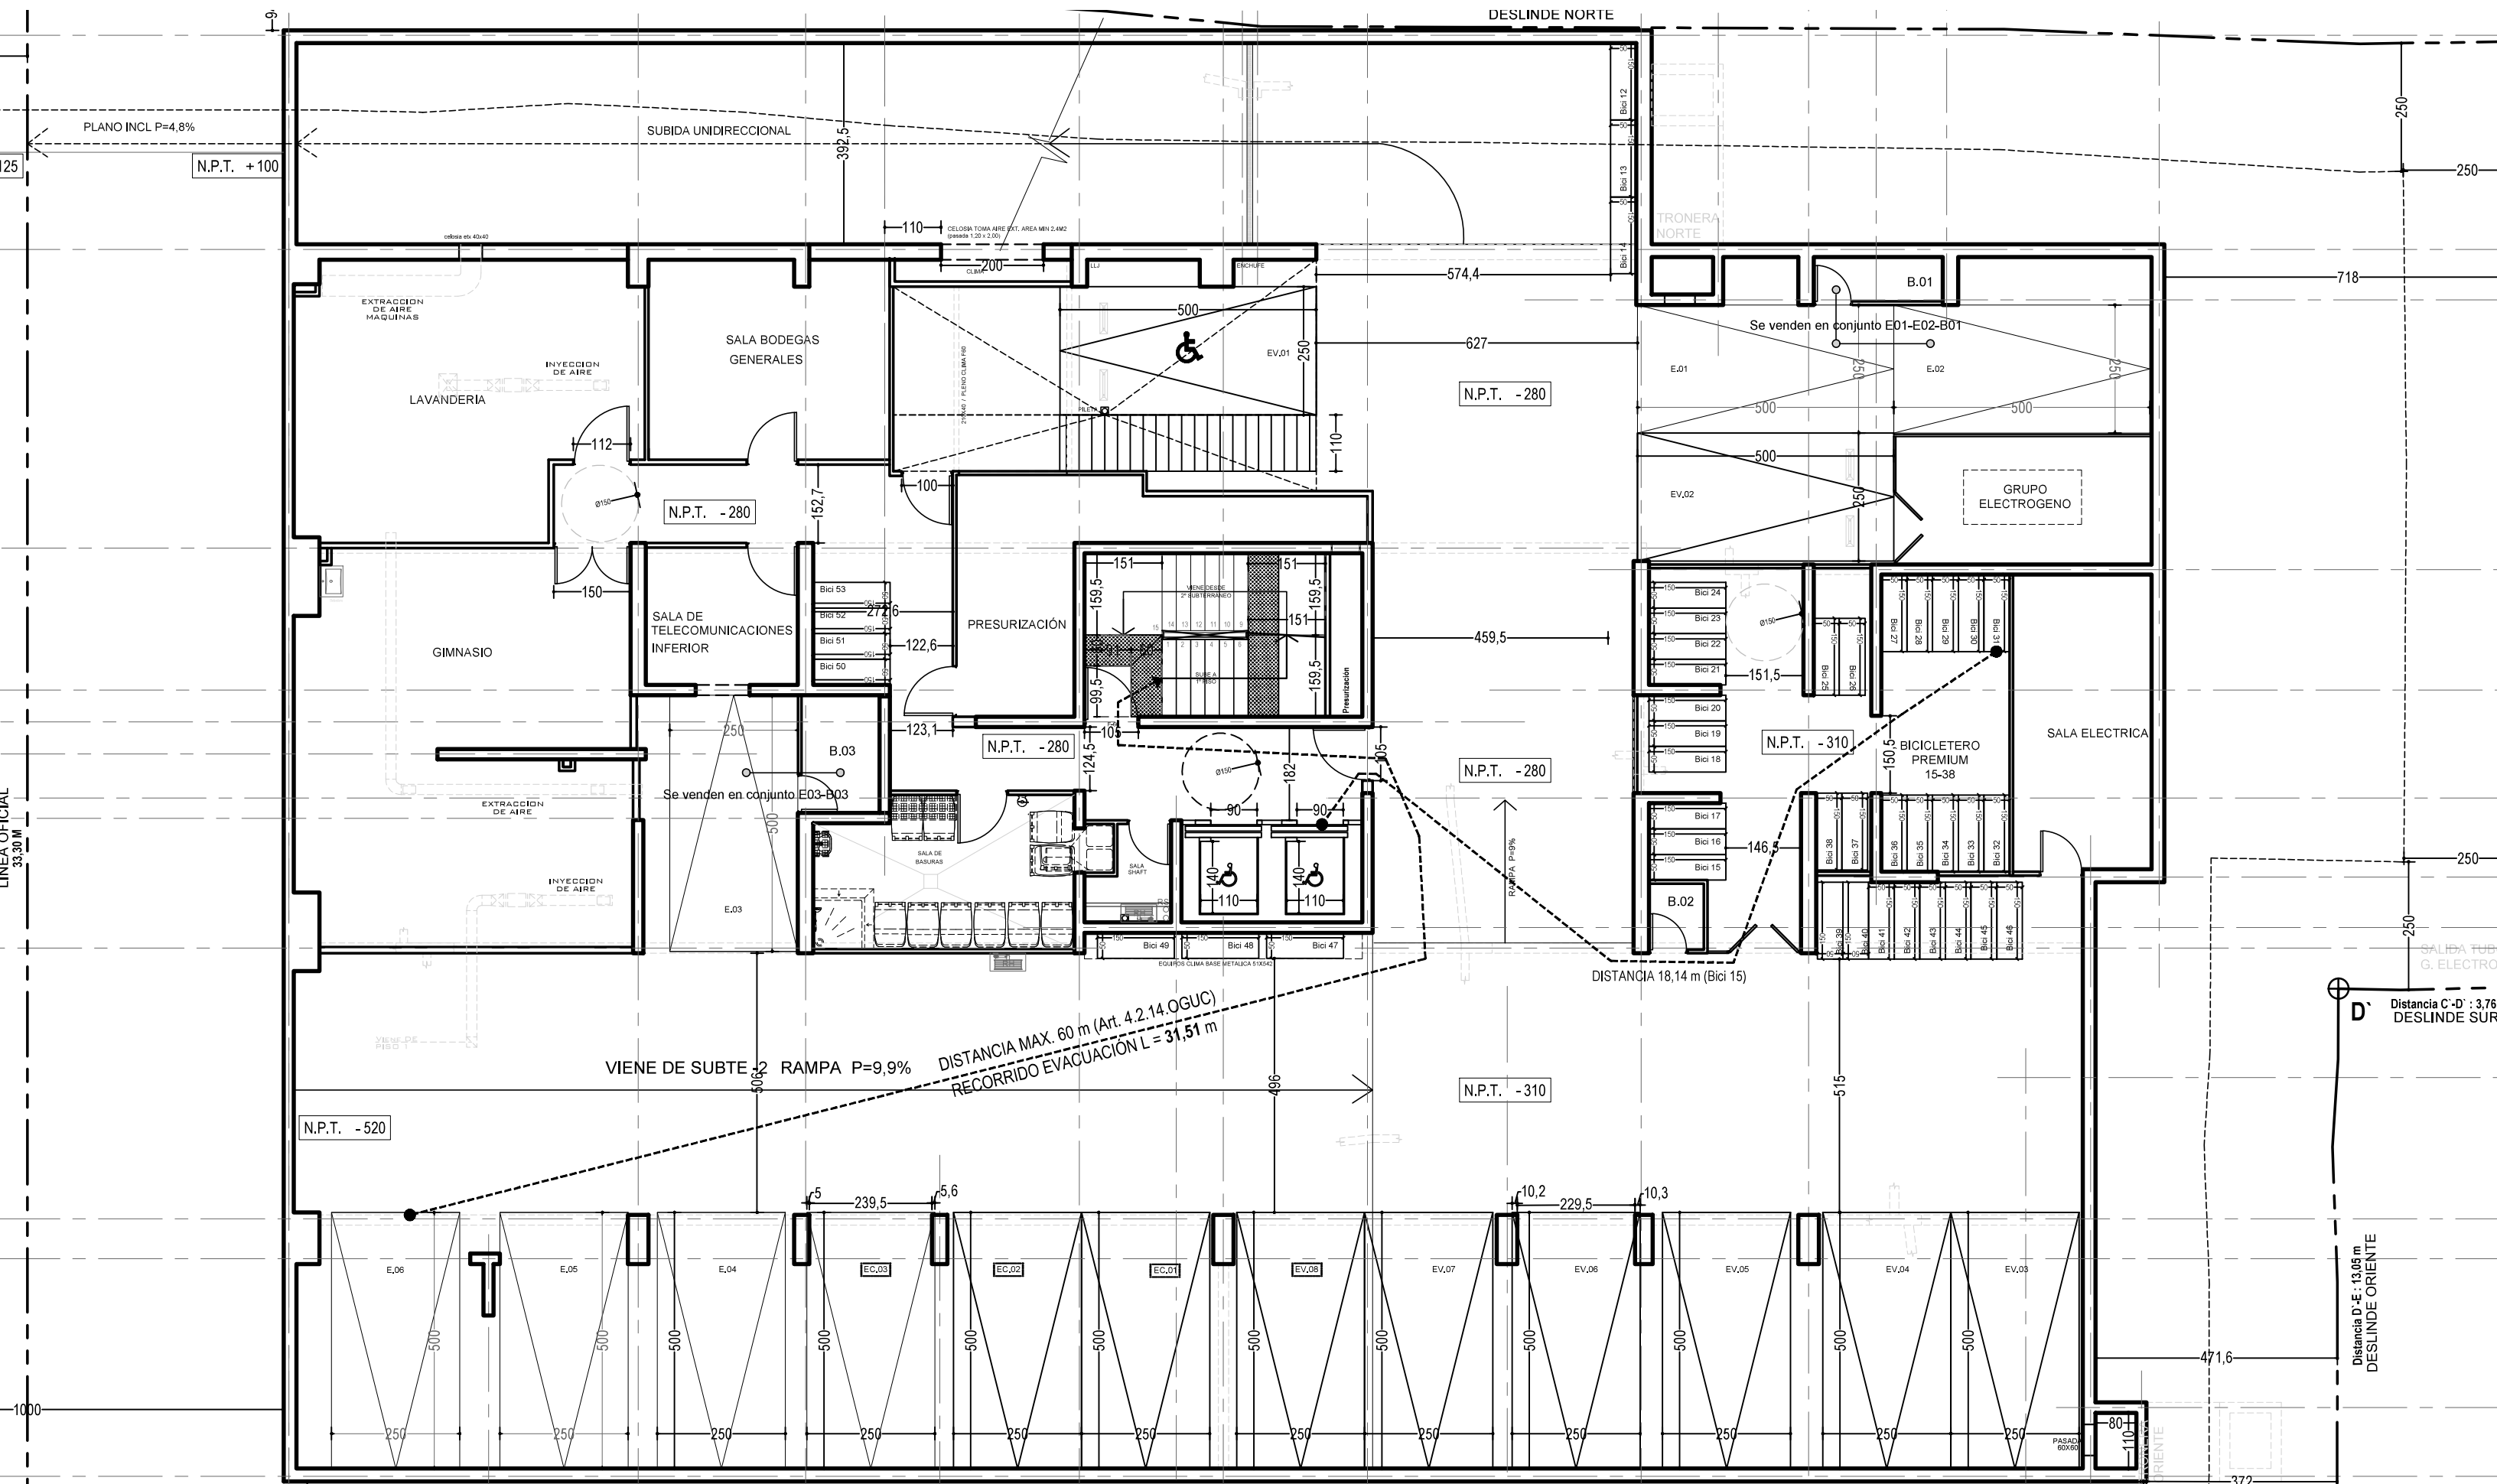

This architectural floor plan depicts a building with a central core and surrounding outdoor areas. The plan is bounded by a dashed line labeled 'LINEA OFICIAL' on the left and right sides, and 'DESLINDE NORTE' (North Boundary) at the top and 'DESLINDE SUR' (South Boundary) at the bottom. The building's layout includes:

- Central Core:** A central area containing a staircase labeled 'ESCALERA' with a directional arrow pointing up. Below the staircase are two rooms, each marked with a wheelchair accessibility symbol.
- Rooms and Spaces:**
 - SALA MULTIPLE:** A large room on the left side, furnished with sofas and armchairs.
 - SALA CALDERAS:** A room adjacent to the Sala Multiple, containing a boiler.
 - BAÑO:** A bathroom located near the Sala Multiple, also marked with a wheelchair accessibility symbol.
 - QUINCHO 1 and QUINCHO 2:** Two dining areas (quinchos) on the right side, each with a table and chairs.
 - TERRAZA:** Multiple terrace areas are distributed throughout the plan, including a large one at the top and several smaller ones around the central core.
 - JARDIN SECO:** Dry garden areas are located around the perimeter of the building's footprint.
- Other Features:** The plan includes various doors, windows, and structural elements like walls and columns. A small area labeled 'TELECOMUNICACIONES' is also present near the central core.

The plan is oriented with North at the top, as indicated by the 'DESLINDE NORTE' label. The corners of the official line are marked with letters: B (top-left), C (top-right), D (bottom-right), and E (bottom-left).

INVERSIÓN: EDIFICIO Campo de Deportes		ROL: 00000000000000000000
PROYECTO: INVERSIONES INGENIEROS DIECISEIS SPA		
OBJETO: Campo de Deportes # 18-100-156		
DISEÑO:		
LANTA PISO LAS MAQUINAS		Nº 11
IDENTIFICACIÓN DE LA LANTANA:		
ANULA:		
PROYECTO CAD:	1227-CAD.PLANIFABRIL	
PROYECTO R:	P. PROYECT#1 / GONZALEZ	
DESEO:	00000	
PROYECTO D:	G. GONZALEZ	
PROYECTO N:	00000	
PROYECTO F:	P. PROYECT#1	
FECCHA:	27/11/2020	Emit. Vers.
SUITE:	1	Ct
FRIMA PROYECTADA:		FRIMA PROYECTADA:
INVERSIONES INGENIEROS DIECISEIS SPA Propietario RUT: 9.201.873-7		
RAFAEL A. PINOCHET B. Proyectado RUT: 9.201.873-7		
RESPONSABLE LEGAL: ADRIAN TORRES T. RUT: 1.708.662-7		
CARLOS OTTE DIAS ASSUNCAO ARQUITECTO RUT: 9.700.356-6		
Arquitectos		
C Ethon & Asociados		
Carolina Ethon Fernando Carbone Romana Carbone Ricardo Pincochet		
Aca		
Folio: 184 - Fecha: Febrero 06/2006 - C.C. 904 - Teléfono: 2228.8574		